


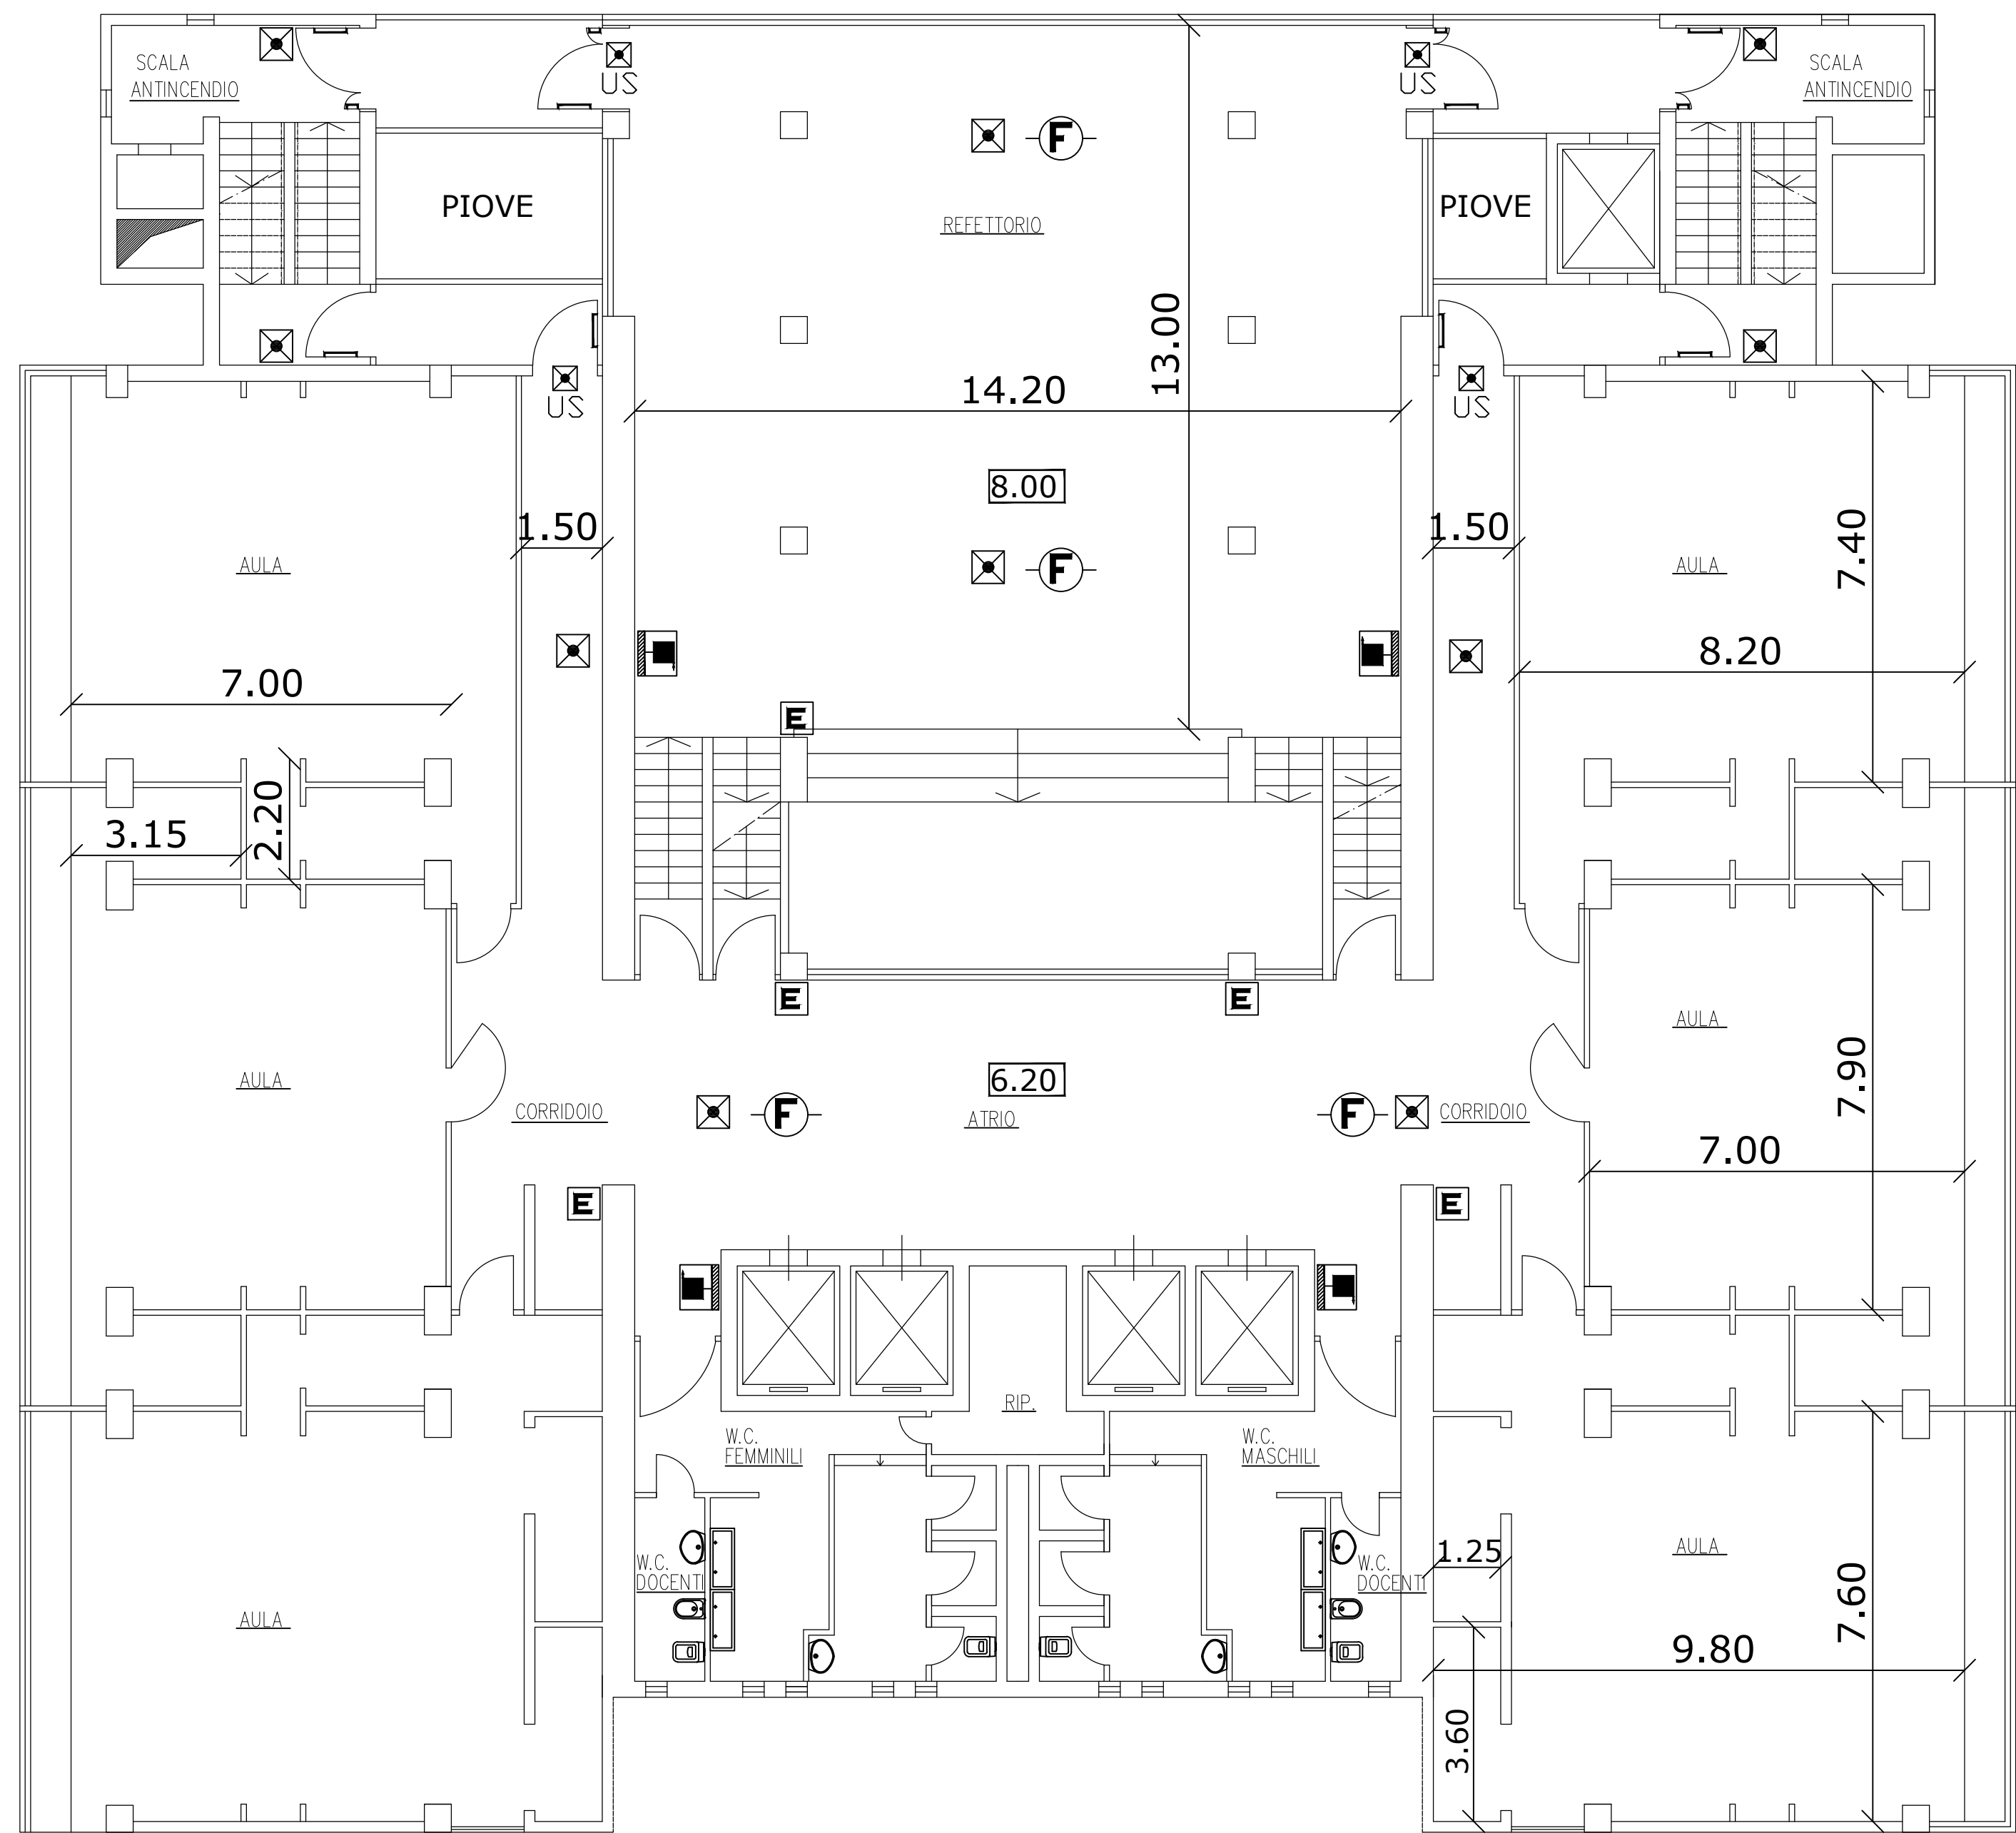

- LEGENDA:
- RILEVATORE DI FUMO
 - RILEVATORE DI GAS
 - ESTINTORE PORTATILE
 - IDRANTE
 - NASPO
 - ATTACCO SINGOLO MOTOPOMPA
 - ATTACCO DOPPIO MOTOPOMPA
 - COMPLESSO AUTONOMO DI EMERGENZA
 - COMPLESSO AUTONOMO DI EMERGENZA CON INDICATORE DI USCITA
 - CENTRALINA ALLARME ANTINCENDIO

SETTORE IMPIANTI E OPERE PUBBLICHE
Servizio Edilizia Pubblica


Comune di Sesto San Giovanni

COMUNE DI
SESTO SAN GIOVANNI
P.zza della Resistenza 5, 20099
tel. 02/2496268 fax 02/2496202

progettista

disegnatori

SCALA

1:100

DATA ULTIMA
REVISIONE

Dicembre
'06

SCUOLA ELEMENTARE
ROVANI

via Risorgimento, 90

Tavola

03

PIANTA
PIANO SECONDO
STATO DI FATTO