


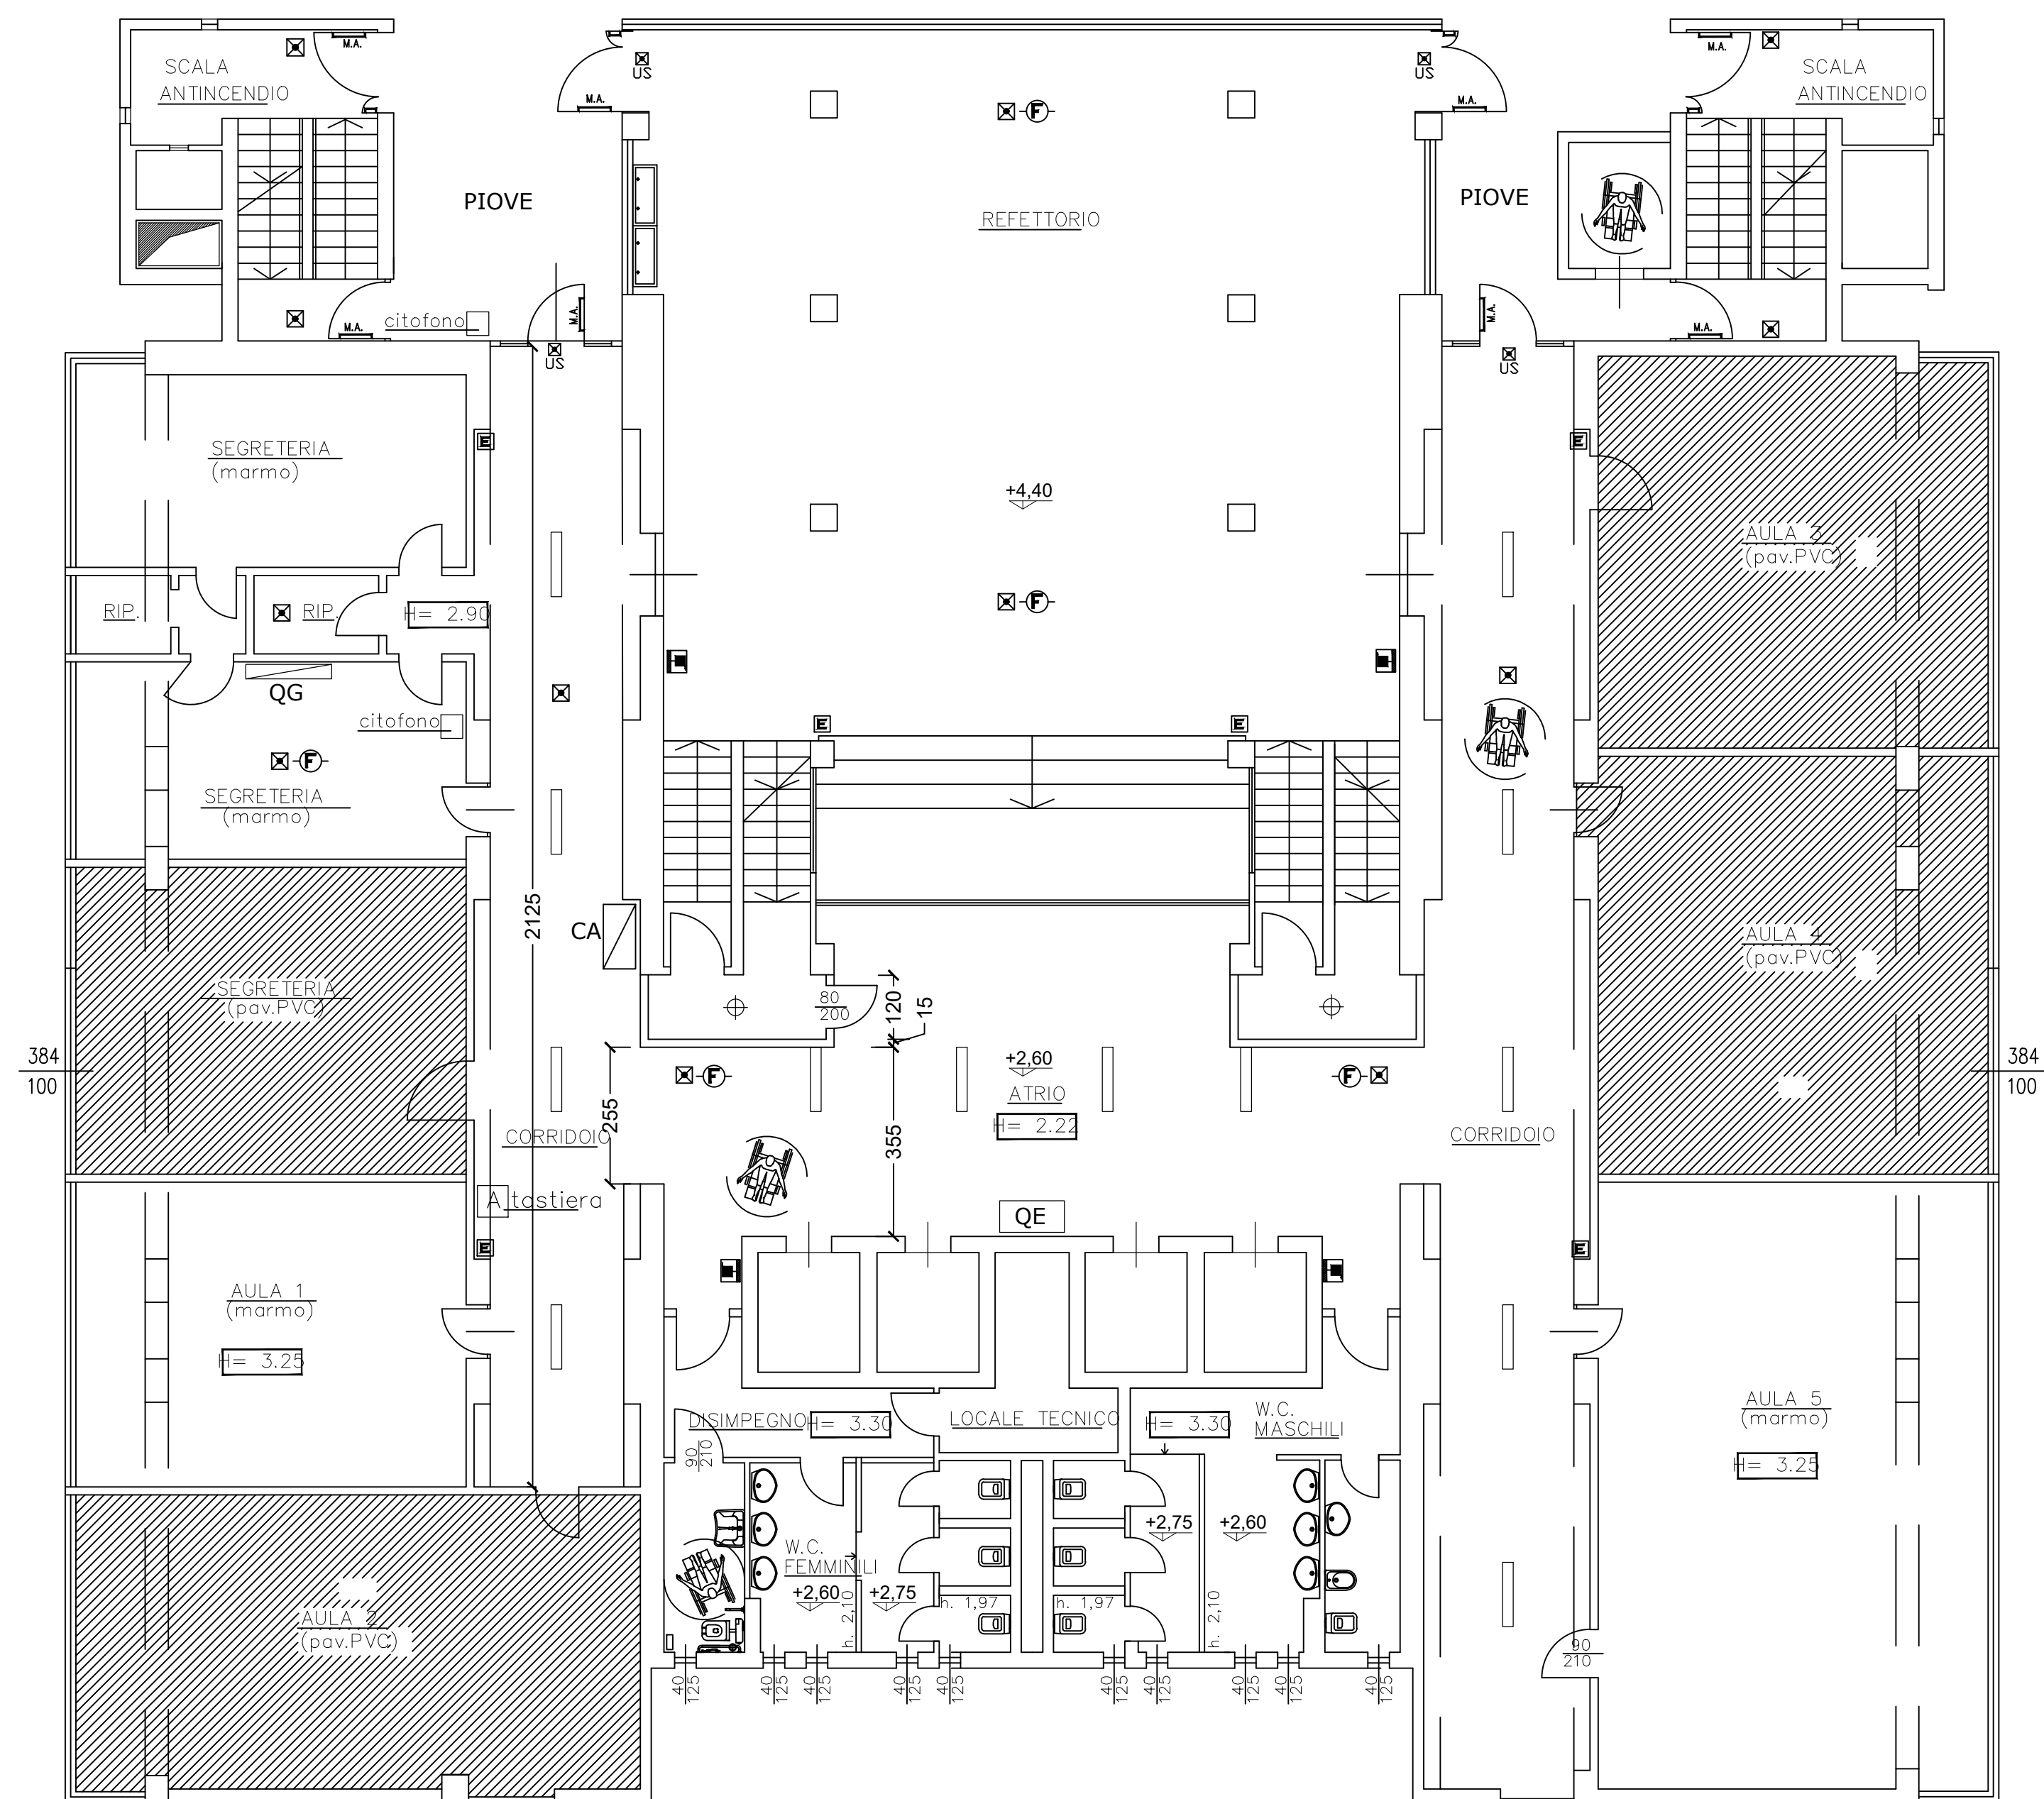

LEGENDA:

- RILEVATORE DI FUMO
- ESTINTORE PORTATILE
- IDRANTE
- NASPO
- ATTACCO SINGOLO MOTOPOMPA
- ATTACCO DOPPIO MOTOPOMPA
- COMPLESSO AUTONOMO DI EMERGENZA
- COMPLESSO AUTONOMO DI EMERGENZA CON INDICATORE DI USCITA
- CENTRALINA ALLARME ANTINCENDIO
- QUADRO ELETTRICO GENERALE SCUOLA
- QUADRO ELETTRICO DI PIANO
- TASTIERA ALLARME DI PIANO
- PAVIMENTI IN PVC DA SOSTITUIRE

SETTORE IMPIANTI E OPERE PUBBLICHE
Servizio Edilizia Pubblica



Comune di Sesto San Giovanni

COMUNE DI
SESTO SAN GIOVANNI

P.zza della Resistenza 5, 20099
tel. 02/2496268 fax 02/2496202

progettista

disegnatori

SCALA 1:100

DATA ULTIMA
REVISIONE Dicembre '15

SCUOLA ELEMENTARE
ROVANI
via Risorgimento, 90

Tavola 02

PIANTA
PIANO PRIMO
STATO DI FATTO