


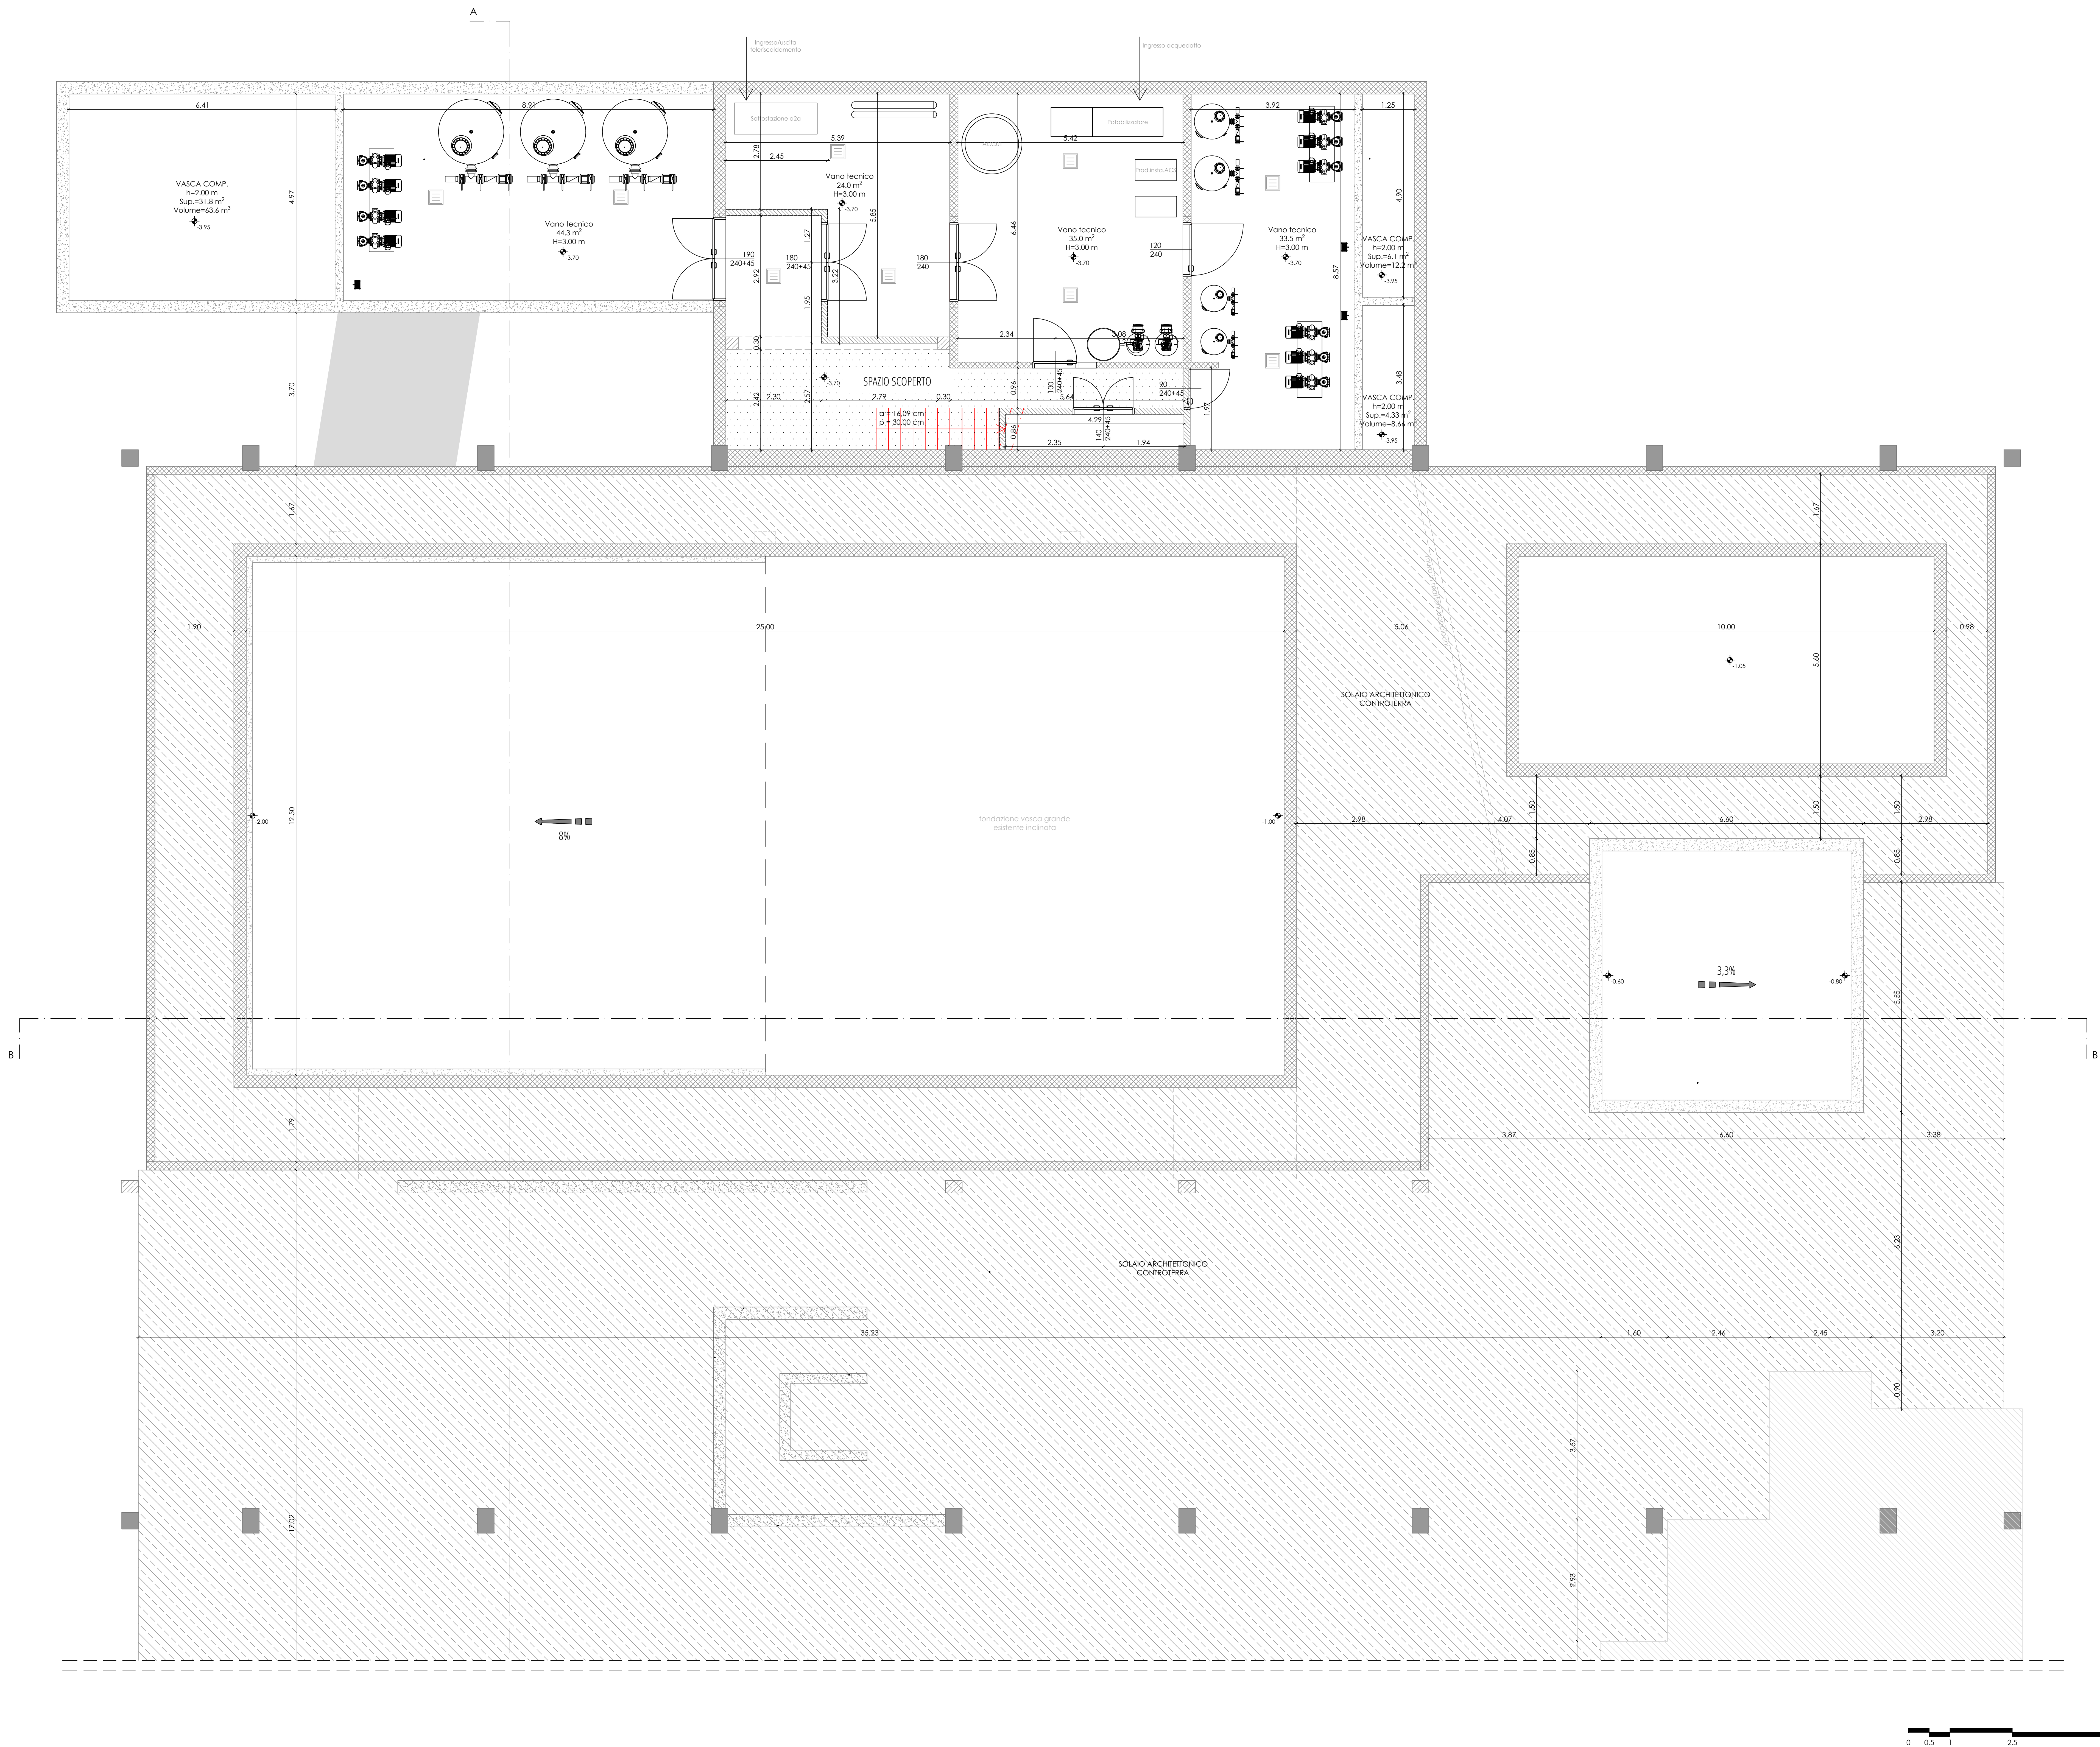




Regione Lombardia



CITTÀ DI SESTO SAN GIOVANNI

Lavori di ristrutturazione, messa a norma ed efficientamento energetico della piscina comunale OLIMPIA

Via Marzabotto, 189 - 20099 Sesto San Giovanni (MI) - C.U.P. C4323000010006

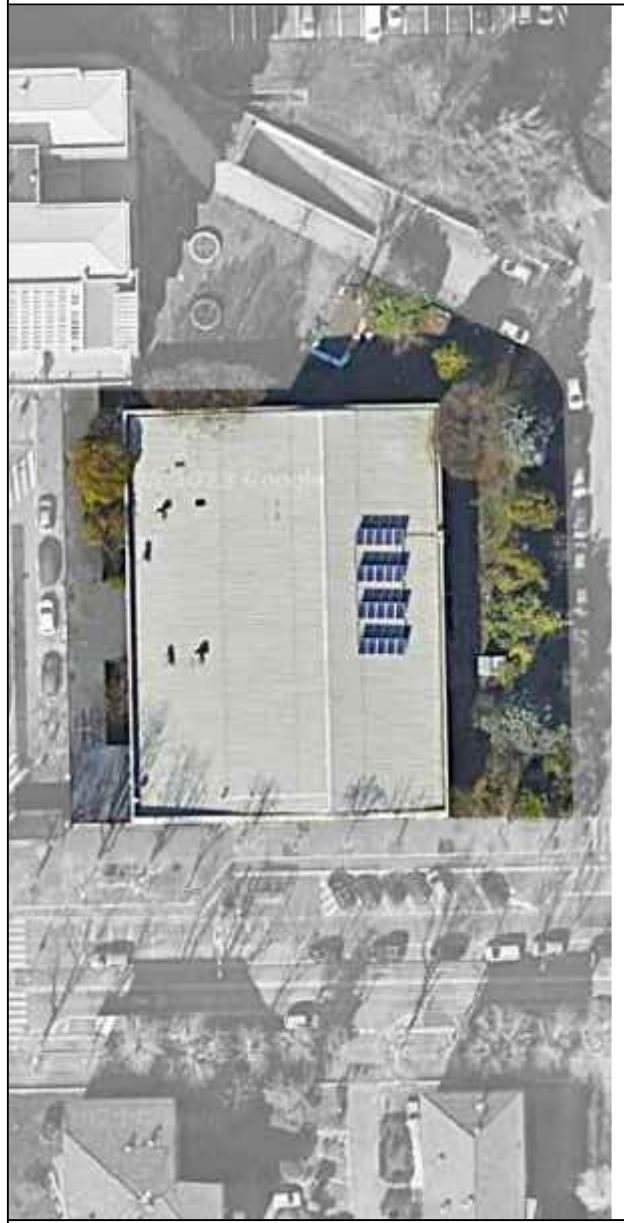

Oggetto:

Pianta piano interrato

Data

Maggio 2026

Scala:

1:50

Progettisti:
Opere edili e strutturali:
ADAI S.r.l.
Termoelettrico e impianti elettrici:
ING S.r.l.
Coordinatore sicurezza
in fase progettazione:
ING S.r.l.
RUP:
arch. Antonio Di Giorgio
Direttore dell'Area Tecnica:
arch. Paolo Margutti

Direttore dei Lavori

Pianeta S.r.l.
CSE, collaudi statici e CTA
ing. Giuseppe Beniglini

Tavola:

02