



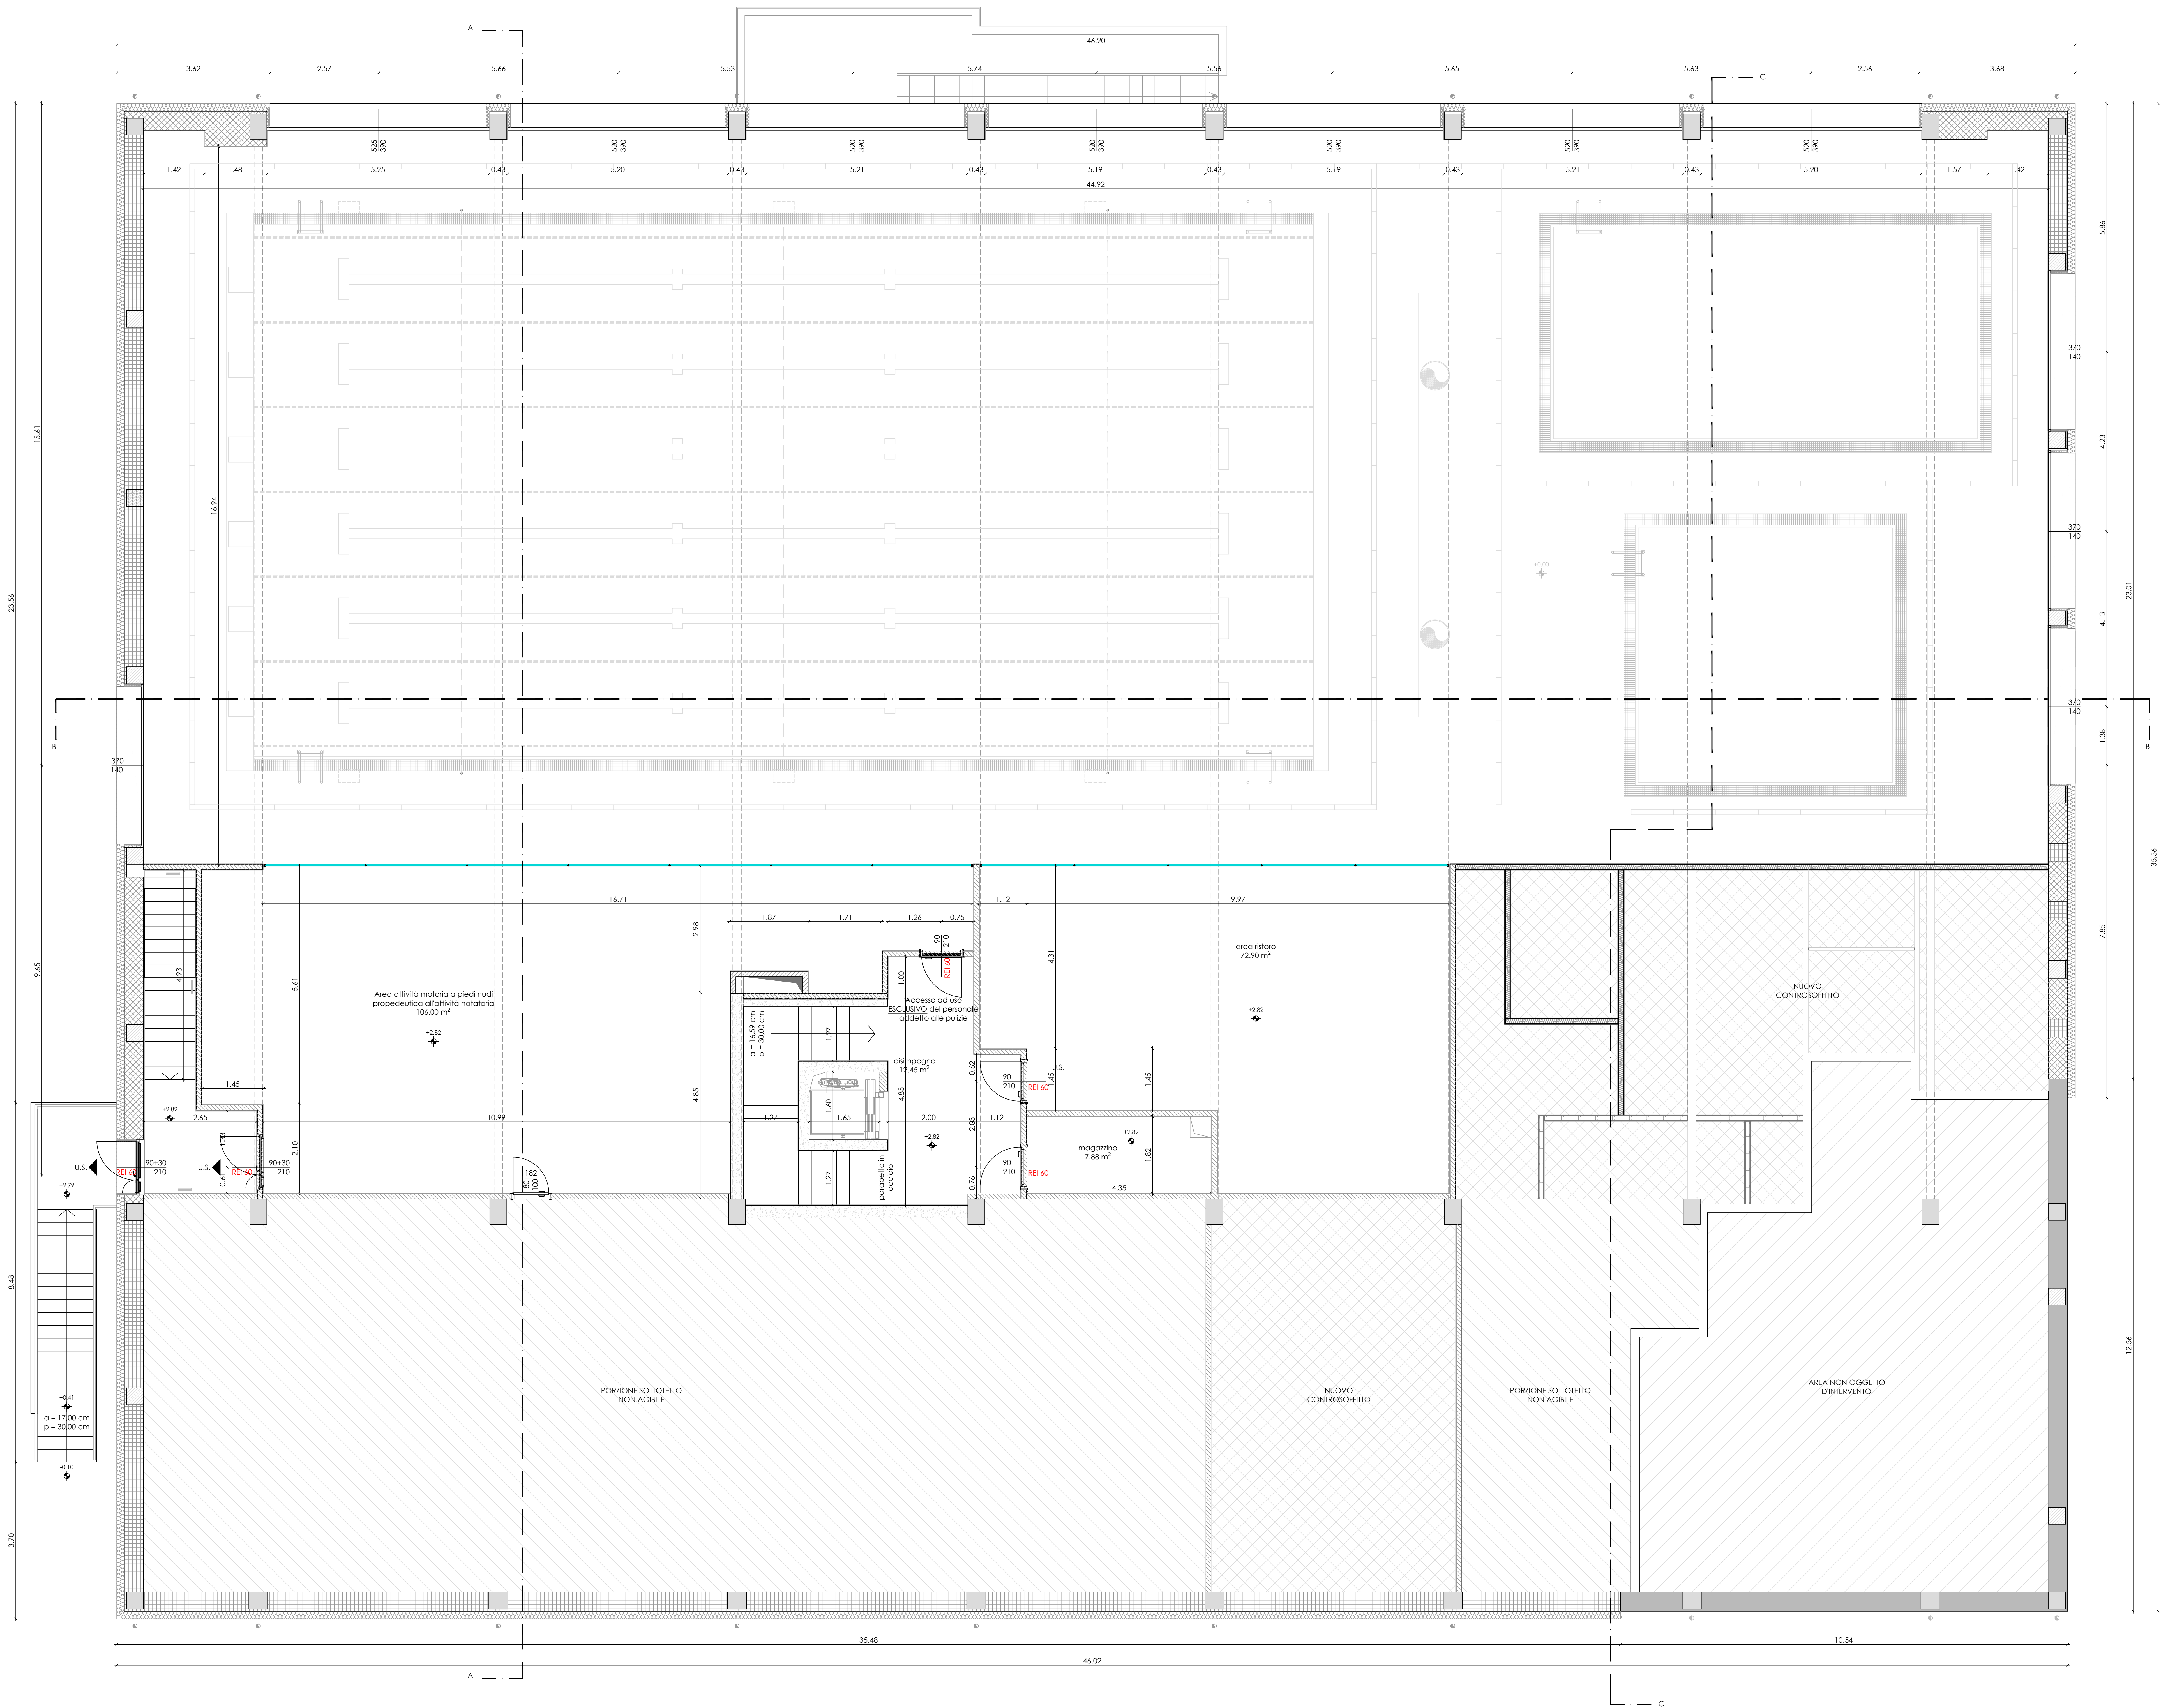


Regione Lombardia


CITTÀ DI SESTO SAN GIOVANNI
MUNICIPIO DI SESTO SAN GIOVANNI

Lavori di ristrutturazione, messa a norma ed efficientamento energetico della piscina comunale OLIMPIA
Via Marzabotto, 189 - 20099 Sesto San Giovanni (MI) - CUP: C4323000010006

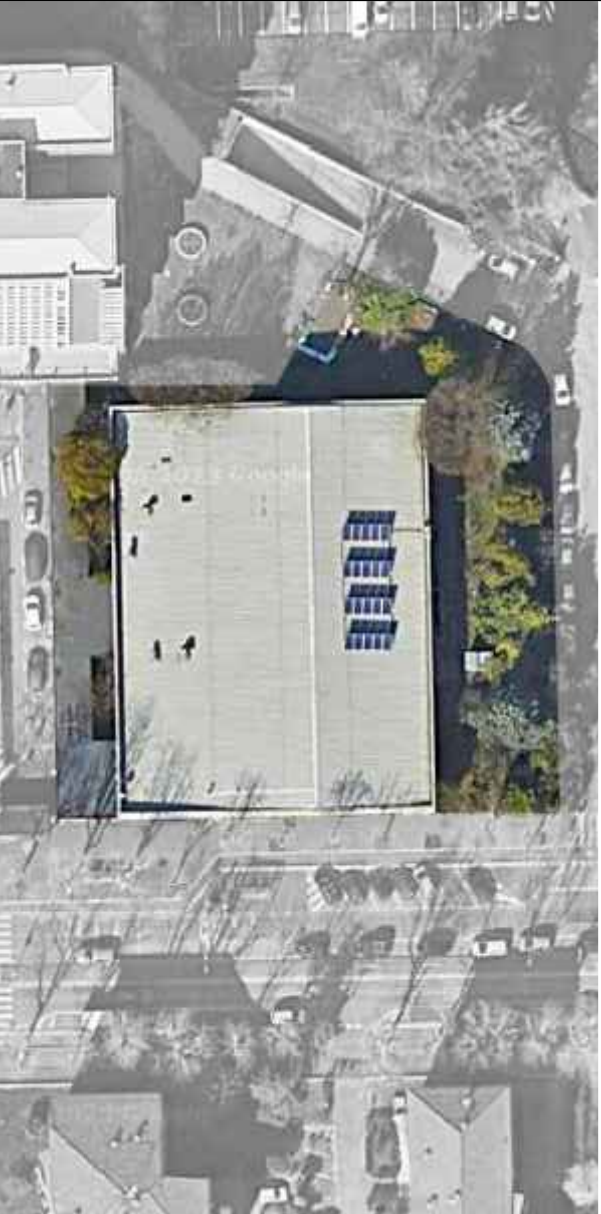

Progettisti:
Opere edili e strutturali:
ADAIS s.r.l.
Termotecnico e impianti elettrici:
ING s.r.l.
Coordinatore sicurezza:
In fase progettazione:
ING s.r.l.
RUP:
arch. Antonio Di Giorgio
Direttore dell'Area Tecnica:
arch. Paolo Margutti

Direttore dei Lavori:
Pianeta S.r.l.
CSE, collaudo statico e CTA
Ing. Giuseppe Bergantini

Oggetto:
PROGETTO - Pianta piano primo

Data:
Maggio 2026

Tavola:
04

Scala:
1:50

