


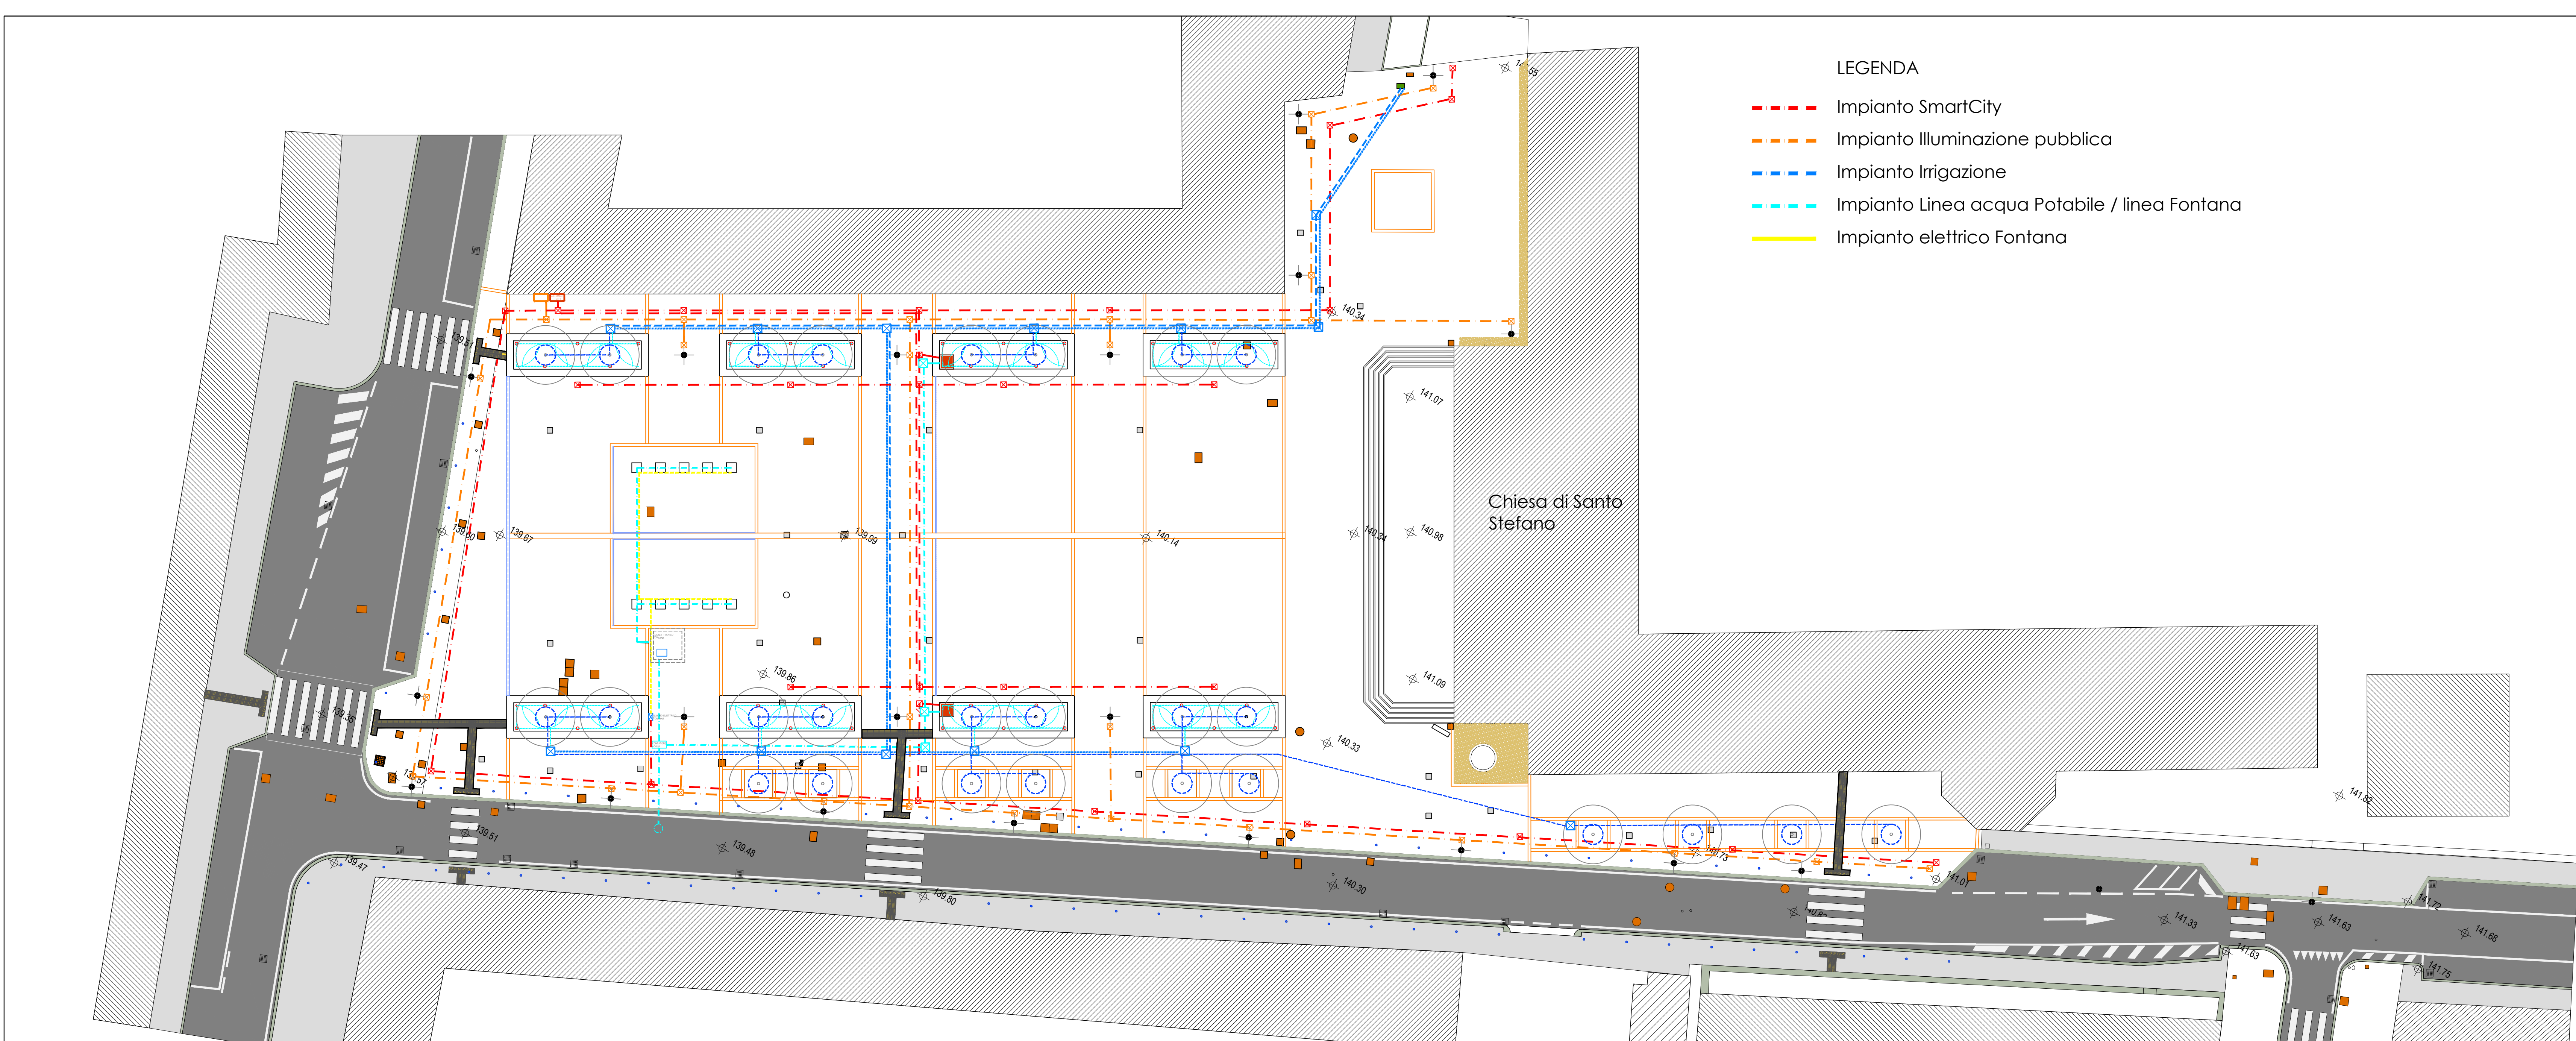

- LEGENDA
- Impianto SmartCity
 - Impianto Illuminazione pubblica
 - Impianto Irrigazione
 - Impianto Linea acqua Potabile / linea Fontana
 - Impianto elettrico Fontana

Chiesa di Santo Stefano



CITTÀ DI SESTO SAN GIOVANNI
MEDAGLIA D'ORO AL VALORE MILITARE

Settore Territorio e lavori pubblici
Servizio Infrastrutture e Reti - Manutenzione strade

LAVORI DI RIQUALIFICAZIONE PIAZZA PETAZZI
PROGETTO DEFINITIVO
ANNO 2021




Progettista
Arch. Massimiliano Merlo

Gruppo di progettazione
Arch. Diego Cagliani

Responsabile del
procedimento
Arch. Massimiliano Merlo

PROGETTO
Impianti tecnologici

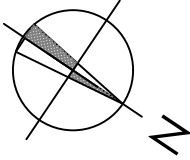

Tav. N°
08

Scala
1:250

Data
Novembre 2021

REV.